



PIANTA PIANO TERRA

PIANTA PIANO INTERRATO

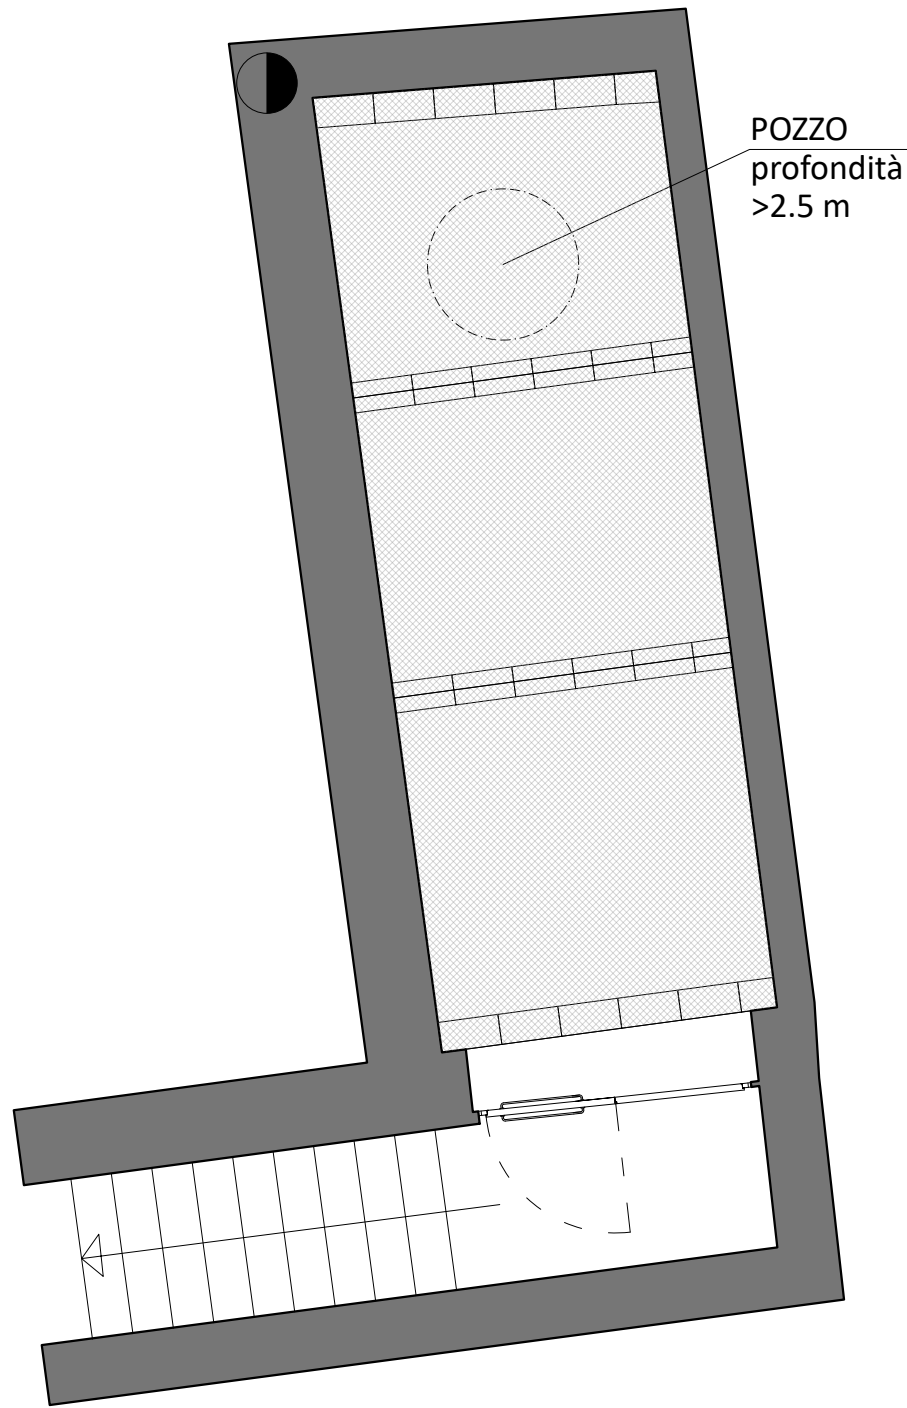

Vicolo Rambaudi

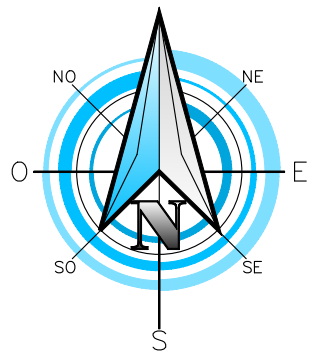

LEGENDA IMPIANTI ELETTRICI	
CABLAGGIO STRUTTURATO	
	ARMADIO RACK 19" DIM:600x600x600 mm ISTALLATO A PARETE
	PRESA RJ45 INSTALLATA IN SCATOLA DA INCASSO DI CAPIENZA 3 MODULI
	PRESA HDMI INSTALLATA IN SCATOLA DA INCASSO DI CAPIENZA 3 MODULI
	ACCESS POINT WI-FI POE INSTALLATO A SOFFITTO
IMPIANTO ASSISTENZA DISABILI	
	PULSANTE A TIRANTE INSTALLATO IN SCATOLA DA INCASSO DI CAPIENZA 3 MODULI
	PULSANTE DI RESET INSTALLATO IN SCATOLA DA INCASSO DI CAPIENZA 3 MODULI
	LAMPADA DI SEGNALEZIONE FUORI PORTA INSTALLATA IN SCATOLA DA INCASSO DI CAPIENZA 3 MODULI
IMPIANTO AUDIO	
	MIXER DIGITALE
	POSTAZIONE MICROFONICA
	DIFFUSORE SONORO BIDIREZIONALE

SERTEC
SINCE 1968
ENGINEERING CONSULTING S.r.l.

COMMITTENTE:

COMUNE DI FELETTO

OGGETTO:

RIQUALIFICAZIONE EX ASILO CONIUGI FASCIO.
CUP C23G22000010007, CIG 9549885E65

LOCALITÀ DELL'INTERVENTO:

COMUNE DI FELETTO, VIA LUIGI FASCIO, N° 6

FASE PROGETTUALE:

PROGETTO DEFINITIVO

ARCHIVIO:

5822	017	IEL	004	DEF	00
------	-----	-----	-----	-----	----

TITOLO ELABORATO:

IMPIANTO DI DABLAGGIO STRUTTURATO E SPECIALI

SCALA:

1:50

DATA:

Loranzè, Aprile 2023

CODICE AREA:

IEL

N° ELABORATO:

004

CONTROLLO QUALITÀ ELABORATI		REDATTO	VERIFICATO	RESEMINATO	APPROVATO	REV	DATA	NOTE
CODICE	AMBITO PROGETTUALE	RESPONSABILE D'AREA	RESP. AREA	COORDINATORE	RESP. PROG.	0	26/04/2023	EMISSIONE
ARC	ARCHITETTURA ED EDILIZIA	Arch. A. DEMARIA - Arch. M. DI PERNA	-	-	-	1	-	-
GEOT	AMBIENTE E TERRITORIO	Geol. P. CAMBRIU	-	-	-	2	-	-
IDR	IDRAULICA	Ing. M. VERNETTI ROSINA	-	-	-	3	-	-
IEL	IMPIANTI ELETTRICI E SPECIALI	Ing. G. ZAPPALÀ	D.G.	G.Z.	-	4	-	-
IME	IMPIANTI ELETTRICI E SPECIALI	Ing. A. BREGGIANI	-	-	-	5	-	-
SEC	IMPIANTI ELETTRICI E SPECIALI	Ing. E. MORTELLO	-	-	-	6	-	-
STR	STRUTTURE E INFRASTRUTTURE	Ing. A. VACCARONE - Geom. F. TONINO	-	-	-	7	-	-
VVF	PREVENZIONE INCENDI	Ing. G. ZAPPALÀ	-	-	-	8	-	-
EXT	COLLABORATORI ESTERNI	-	-	-	-	9	-	-

PROGETTISTA:

Dott. Ing.
Gianluca NOASCONO
N°8982 Ordine degli
Architetti di Torino

ALTRA FIGURA:

Arch. Alessandro DEMARIA
N°8982 Ordine degli
Architetti di Torino

ISO 9001
CERTIFICATO
17259049

FIDIC

oice

IL DIRETTORE TECNICO:
Dott. Ing. Gianluca ODETTO

TIMBRO:

ORDINE DEGLI ARCHITETTI
PROVINCIA DI TORINO
N°8982

TIMBRO:

ORDINE DEGLI ARCHITETTI
PROVINCIA DI TORINO
N°8982