
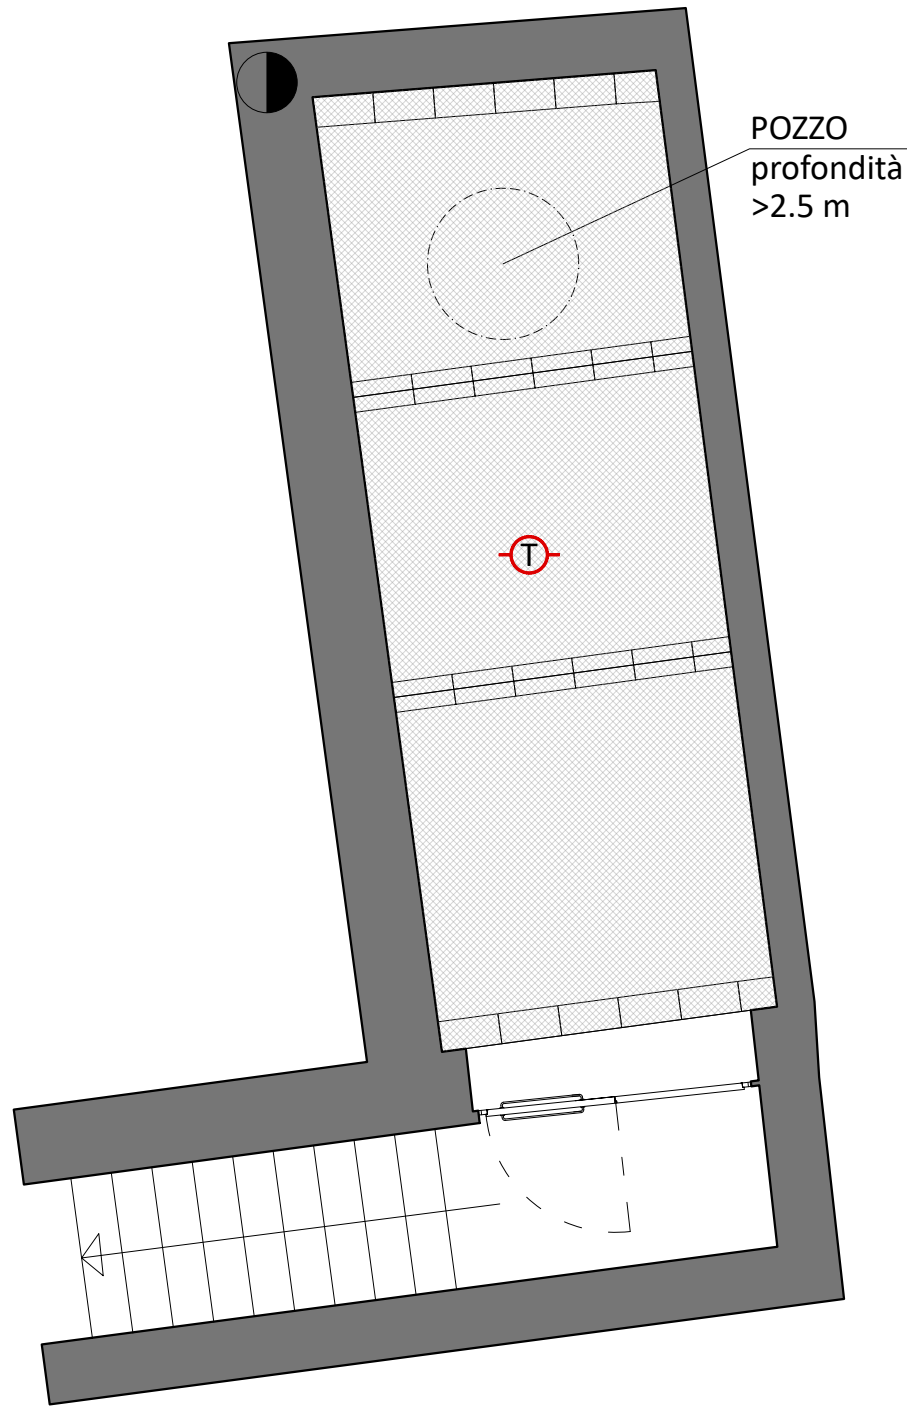


PIANTA PIANO TERRA

PIANTA PIANO INTERRATO

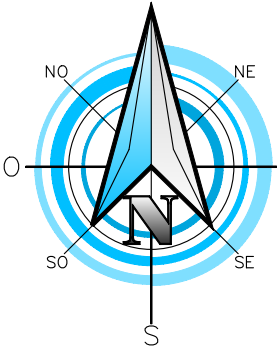

LEGENDA IMPIANTI ELETTRICI	
RIVELAZIONE INCENDI	
	CENTRALE DI RIVELAZIONE INCENDI
	RIVELATORE OTTICO DI FUMO PUNTIFORME, INSTALLAZIONE IN AMBIENTE, A SOFFITTO
	RIVELATORE DI FUMO, INSTALLAZIONE ALL'INTERNO DEL CONTROSOFFITTO, MUNITO DI SPIA DI SEGNALE DA INSTALLARE IN AMBIENTE
	RIVELATORE DI FUMO, INSTALLAZIONE ALL'INTERNO DEL SOTTOPALCO, MUNITO DI SPIA DI SEGNALE DA INSTALLARE IN AMBIENTE
	RIVELATORE PUNTIFORME DI FUMO TERMOVELOCIMETRICO, INSTALLAZIONE IN AMBIENTE A SOFFITTO
	PANNELLO OTTICO ACUSTICO
	PULSANTE MANUALE SOTTOVETRO PER SEGNALE INCENDIO
	PULSANTE DI SGANCIO (ROSSO PER IMPIANTI ELETTRICI, MAGENTA PER IMPIANTO FOTOVOLTAICO)
	ELETTROMAGNETE PER CHIUSURA AUTOMATICA PORTE IN CASO D'INCENDIO

SERTEC  
SINCE 1968  
INGEGNERIA CONSULTING S.R.L.

COMMITTENTE:

COMUNE DI FELETTO

OGGETTO:

RIQUALIFICAZIONE EX ASILO CONIUGI FASCIO.  
CUP C23G22000010007, CIG 9549885E65

LOCALITÀ DELL'INTERVENTO:

COMUNE DI FELETTO, VIA LUIGI FASCIO, N° 6

FASE PROGETTUALE:

PROGETTO DEFINITIVO

ARCHIVIO:

5822	017	IEL	005	DEF	00
------	-----	-----	-----	-----	----

TITOLO ELABORATO:

IMPIANTO DI RIVELAZIONE FUMI

SCALA:

1:50

DATA:

Loranzè, Aprile 2023

CODICE	AMBITO PROGETTUALE	RESPONSABILE D'AREA	REDATTO	VERIFICATO	REVISIONATO	APPROVATO	REV	DATA	NOTE
ARC	ARCHITETTURA ED EDILIZIA	Arch. A. DEMARIA - Arch. M. DI PERNA	-	-	-	-	1	-	-
GEI	AMBIENTE E TERRITORIO	Geol. P. CAMBRI	-	-	-	-	2	-	-
IDR	IDRAULICA	Ing. M. VERNETTI ROSNA	-	-	-	-	3	-	-
IEL	IMPIANTI ELETTRICI E SPECIALI	Ing. G. ZAPPALÀ	D.G.	G.Z.	-	-	4	-	-
IME	IMPIANTI ELETTRICI E MECCANICI	Ing. A. BREGGIANI	-	-	-	-	5	-	-
SEC	SECUREZZA	Ing. E. MORTELLO	-	-	-	-	6	-	-
STR	STRUTTURE E INFRASTRUTTURE	Ing. A. VACCARONE - Geom. F. TONINO	-	-	-	-	7	-	-
VVF	PREVENZIONE INCENDI	Ing. G. ZAPPALÀ	-	-	-	-	8	-	-
EXT	COLLABORATORI ESTERNI	-	-	-	-	-	9	-	-

PROGETTISTA:

Dott. Ing.  
Gianluca NOASCONO  
N°892 Ordine degli  
Architetti di Torino

ALTRA FIGURA:

Arch. Alessandro DEMARIA  
N°892 Ordine degli  
Architetti di Torino

IL DIRETTORE TECNICO:

Dott. Ing. Gianluca ODETTO

TIMBRO:

ORDINE DEGLI ARCHITETTI  
PUNIFICATO: 1950/1951  
E CONSERVATO: 1952/1953  
ARCHITETTO  
Alessandro Demaria  
n. 8982

ISO 9001

CERTIFICATO  
17259049

FIDIC

oice